

Codice generale	Codice dell'opera	Lotto	Livello di progettazione	Area di progettazione	Numero elaborato	Tipo documento	Versione
Avfr	009	0	DE	G	013	pianta	0-19

IL RESPONSABILE DELL' AREA TECNICA :  
Geom. Mauro Borello

IL PROGETTISTA:  
Dott. Ing. Valter Ripamonti


Studio Tecnico Dott. Ing. Valter Ripamonti - Via Tessore n° 25 - 10064 Pinerolo - (TO)  
Tel 0121/77445 - Fax 0121/375733 - E-Mail:segreteria@ripamontistudio.com - tecnico@ripamontistudio.com

PROGETTO DEFINITIVO ESECUTIVO

OGGETTO  
PIANTA PIANO PRIMO

VERS.	MODIFICHE	DATA	DISEGNATORE	SCALA
0	Prima consegna	12 Marzo 2019	AA	1:100
1				
2				
3				
4				
5				

PIANTA PIANO PRIMO  
SCALA 1:100

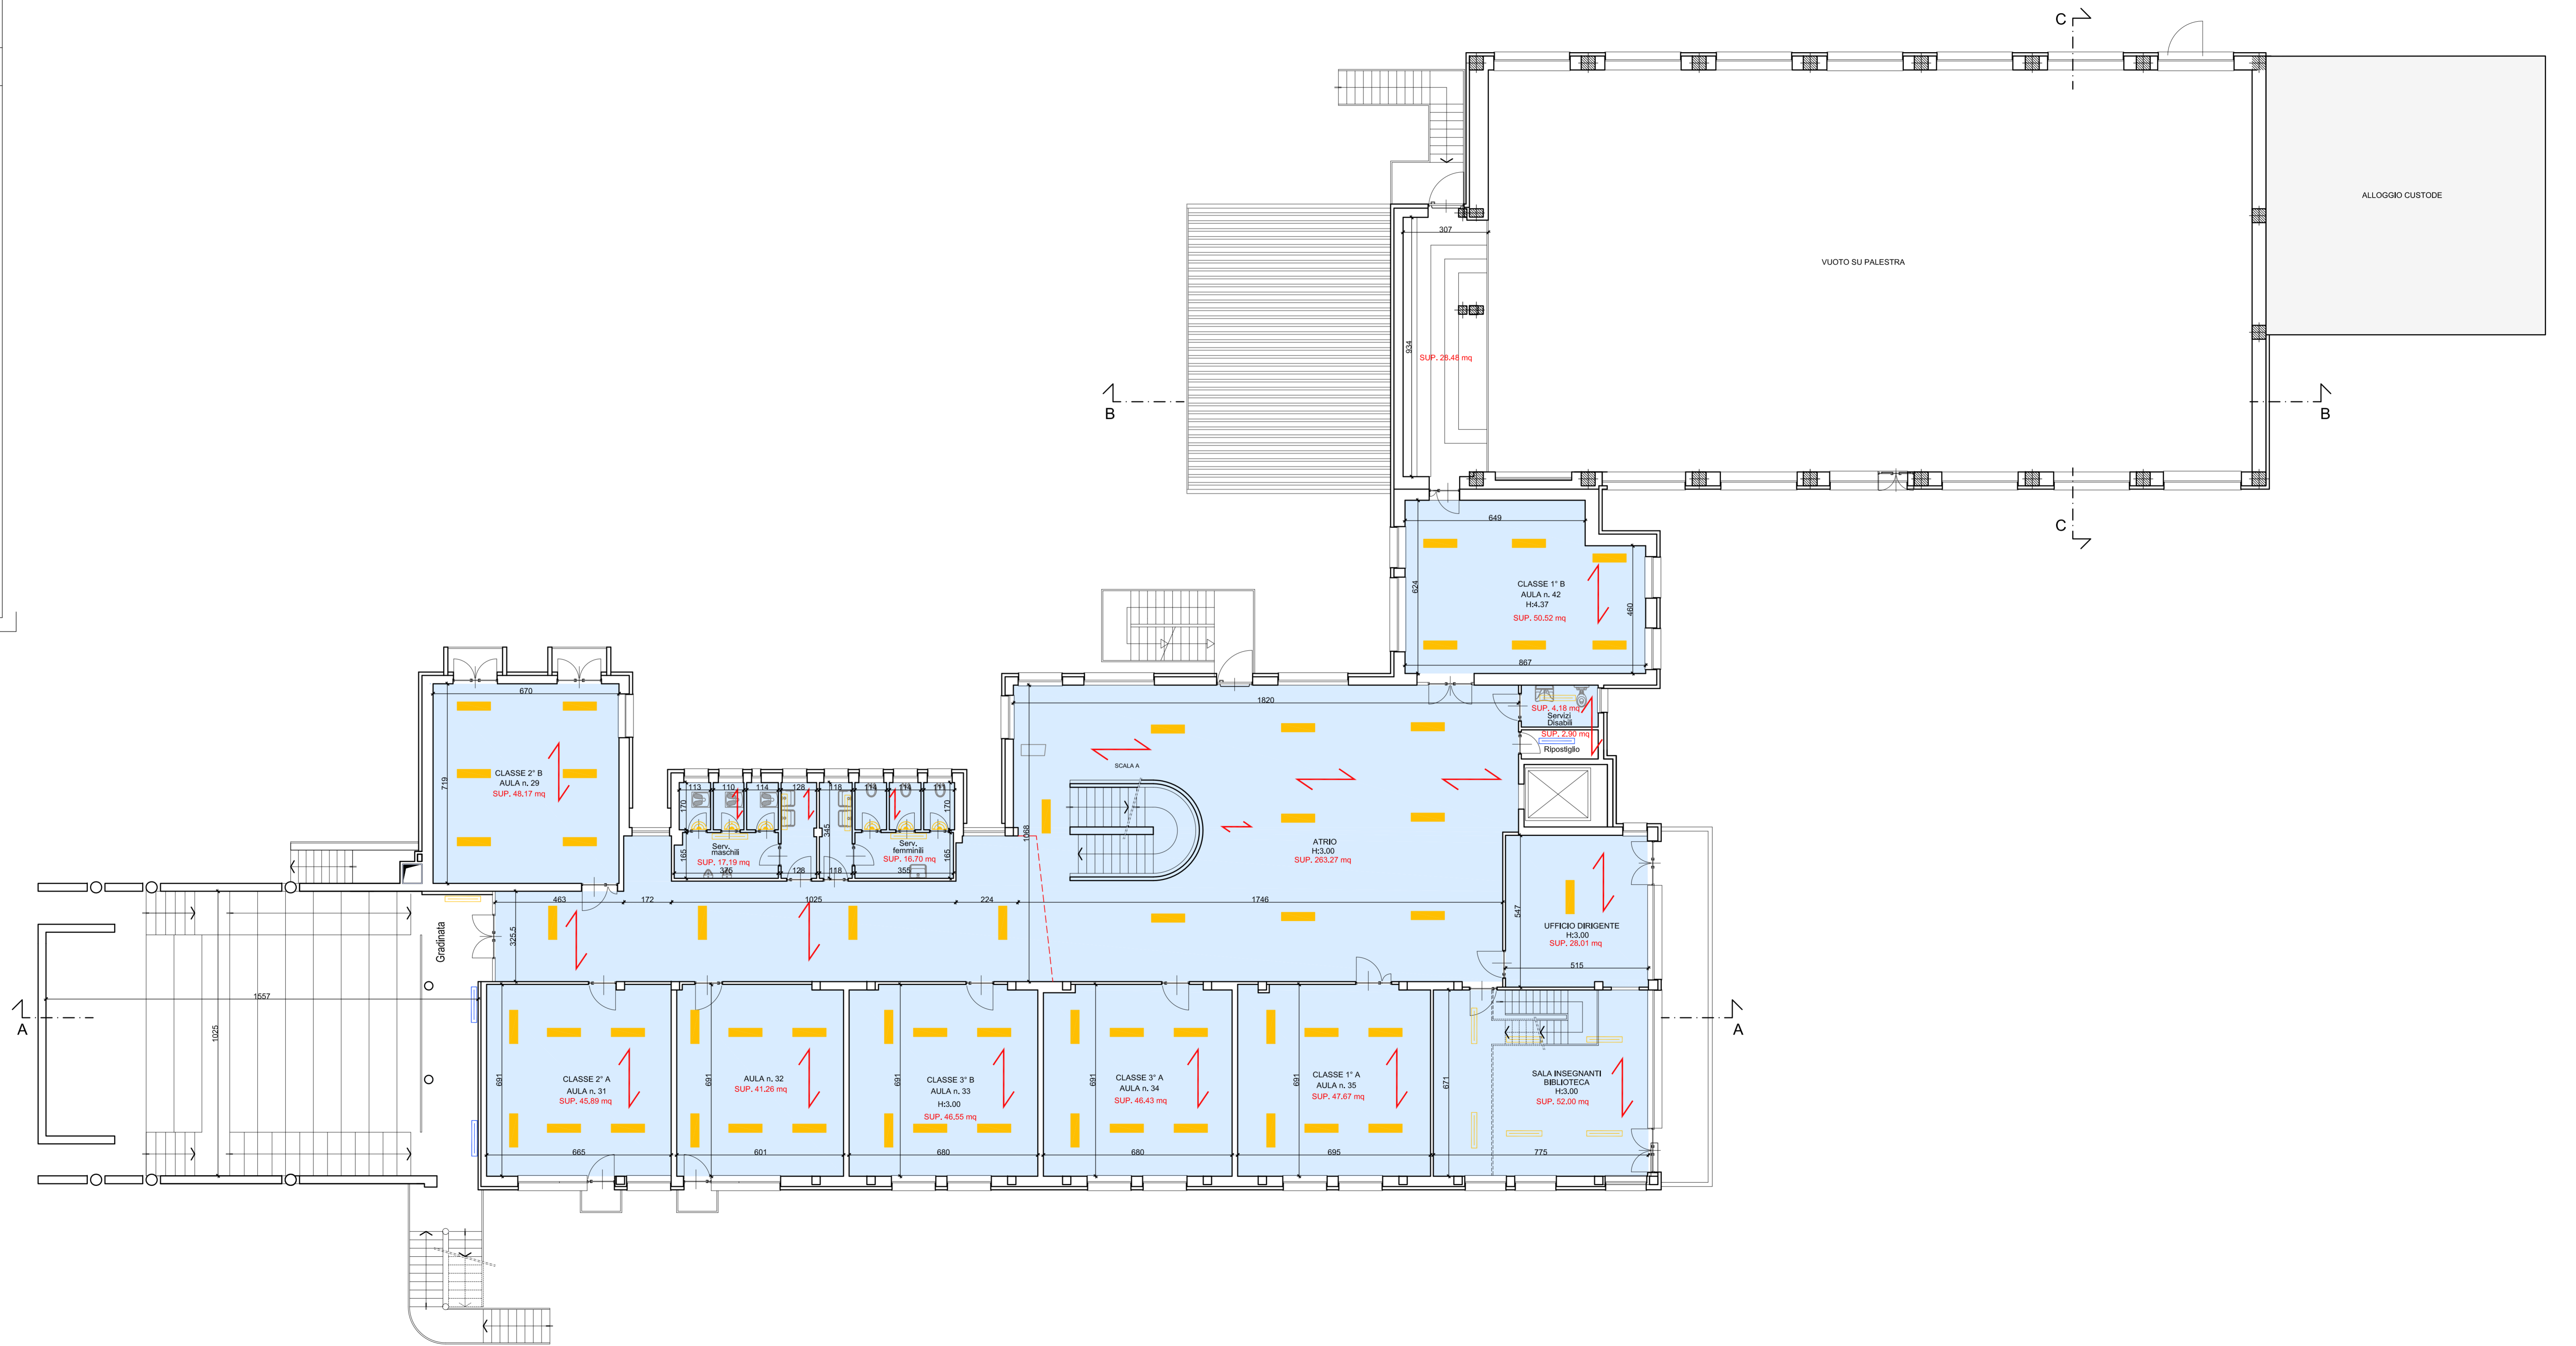

**LEGENDA:**

- RETE ANTISFONDELLAMENTO IN PROGETTO CON COPERTURA IN CARTONGESSO
- RETE ANTISFONDELLAMENTO CON RIFACIMENTO DELLA CONTROSOFFITTATURA ESISTENTE AMMALORATA
- IMPIANTO DI ILLUMINAZIONE ESISTENTE
- IMPIANTO DI ILLUMINAZIONE OGGETTO DI RIMOZIONE E RIPOSIZIONAMENTO
- ORDITURA SOLAI