

COMUNE DI VILLAFRANCA MEMORIE
PROVINCIA DI TORINO

**SCUOLA SECONDARIA
DI I° GRADO STATALE**
BANDO TRIENNALE 2015-16-17
EDIFICIO SCOLASTICO - AULE



COMMITTENZA:
COMUNE DI VILLAFRANCA MEMORIE

PIANO TRIENNALE DI EDILIZIA SCOLASTICA IN ATTUAZIONE DEL D.L. 10 DEL 17.10.2013
E DEL DECRETO DEL MINISTRO DELL'ECONOMIA E DELLE FINANZE IN CONCORDO CON IL
MINISTERO DELL'ISTRUZIONE, DELL'UNIVERSITA' E DELLA RICERCA CON IL MINISTERO DELLE
INFRASTRUTTURE E DEI TRASPORTI DEL 20/10/2013
**LAVORI DI MANUTENZIONE STRAORDINARIA
E AMPLIAMENTO**
PROGETTO ESECUTIVO

88
IMPIANTO IDROSANITARIO-SCARICHI E RACCOLTA FOGNARIA


PROGETTO /AUTORE/ALTRI COLLABORATORI
E. TEBICCO
DATA:
Maggio 2019
LA COMMITTENZA:
COMUNE DI VILLAFRANCA MEMORIE

LEGENDA IMPIANTO IDRICO
ACQUA FREDDA (AF)
ACQUA CALDA SANITARIA (ACS)
RISCALDO ACQUA CALDA SANITARIA (ACS R4)
Caratterizza collettive di distribuzione idro-sanitaria
compreso di utenze di interconnessione DNDU
e di interconnessione con rete pubblica
N.B. LA LEGGE DI SPICCOLO DELL'ACQUA CALDA SANITARIA
DEVE ESSERE IN A.T.3

LEGENDA SCARICHI

TUBAZIONI DI SCARICO ACQUE NERE
TUBAZIONI DI SCARICO ACQUE GRIGIE
COLLETTA VERTECALE DI SCARICO PIANALE CON
OPERAZIONE AD OGNI PIANO DI CANTINA
PROGETTO DI OPERAZIONE IN C.L.S. 40x40
PROGETTO SPORGATO IN C.L.S. 120x120
SERBATOIO INTERNO PER RACCOLTA
ACQUE METEORICHE

PIANTA PIANO TERRENO - IMPIANTO IDRO-SANITARIO - Scala 1:100

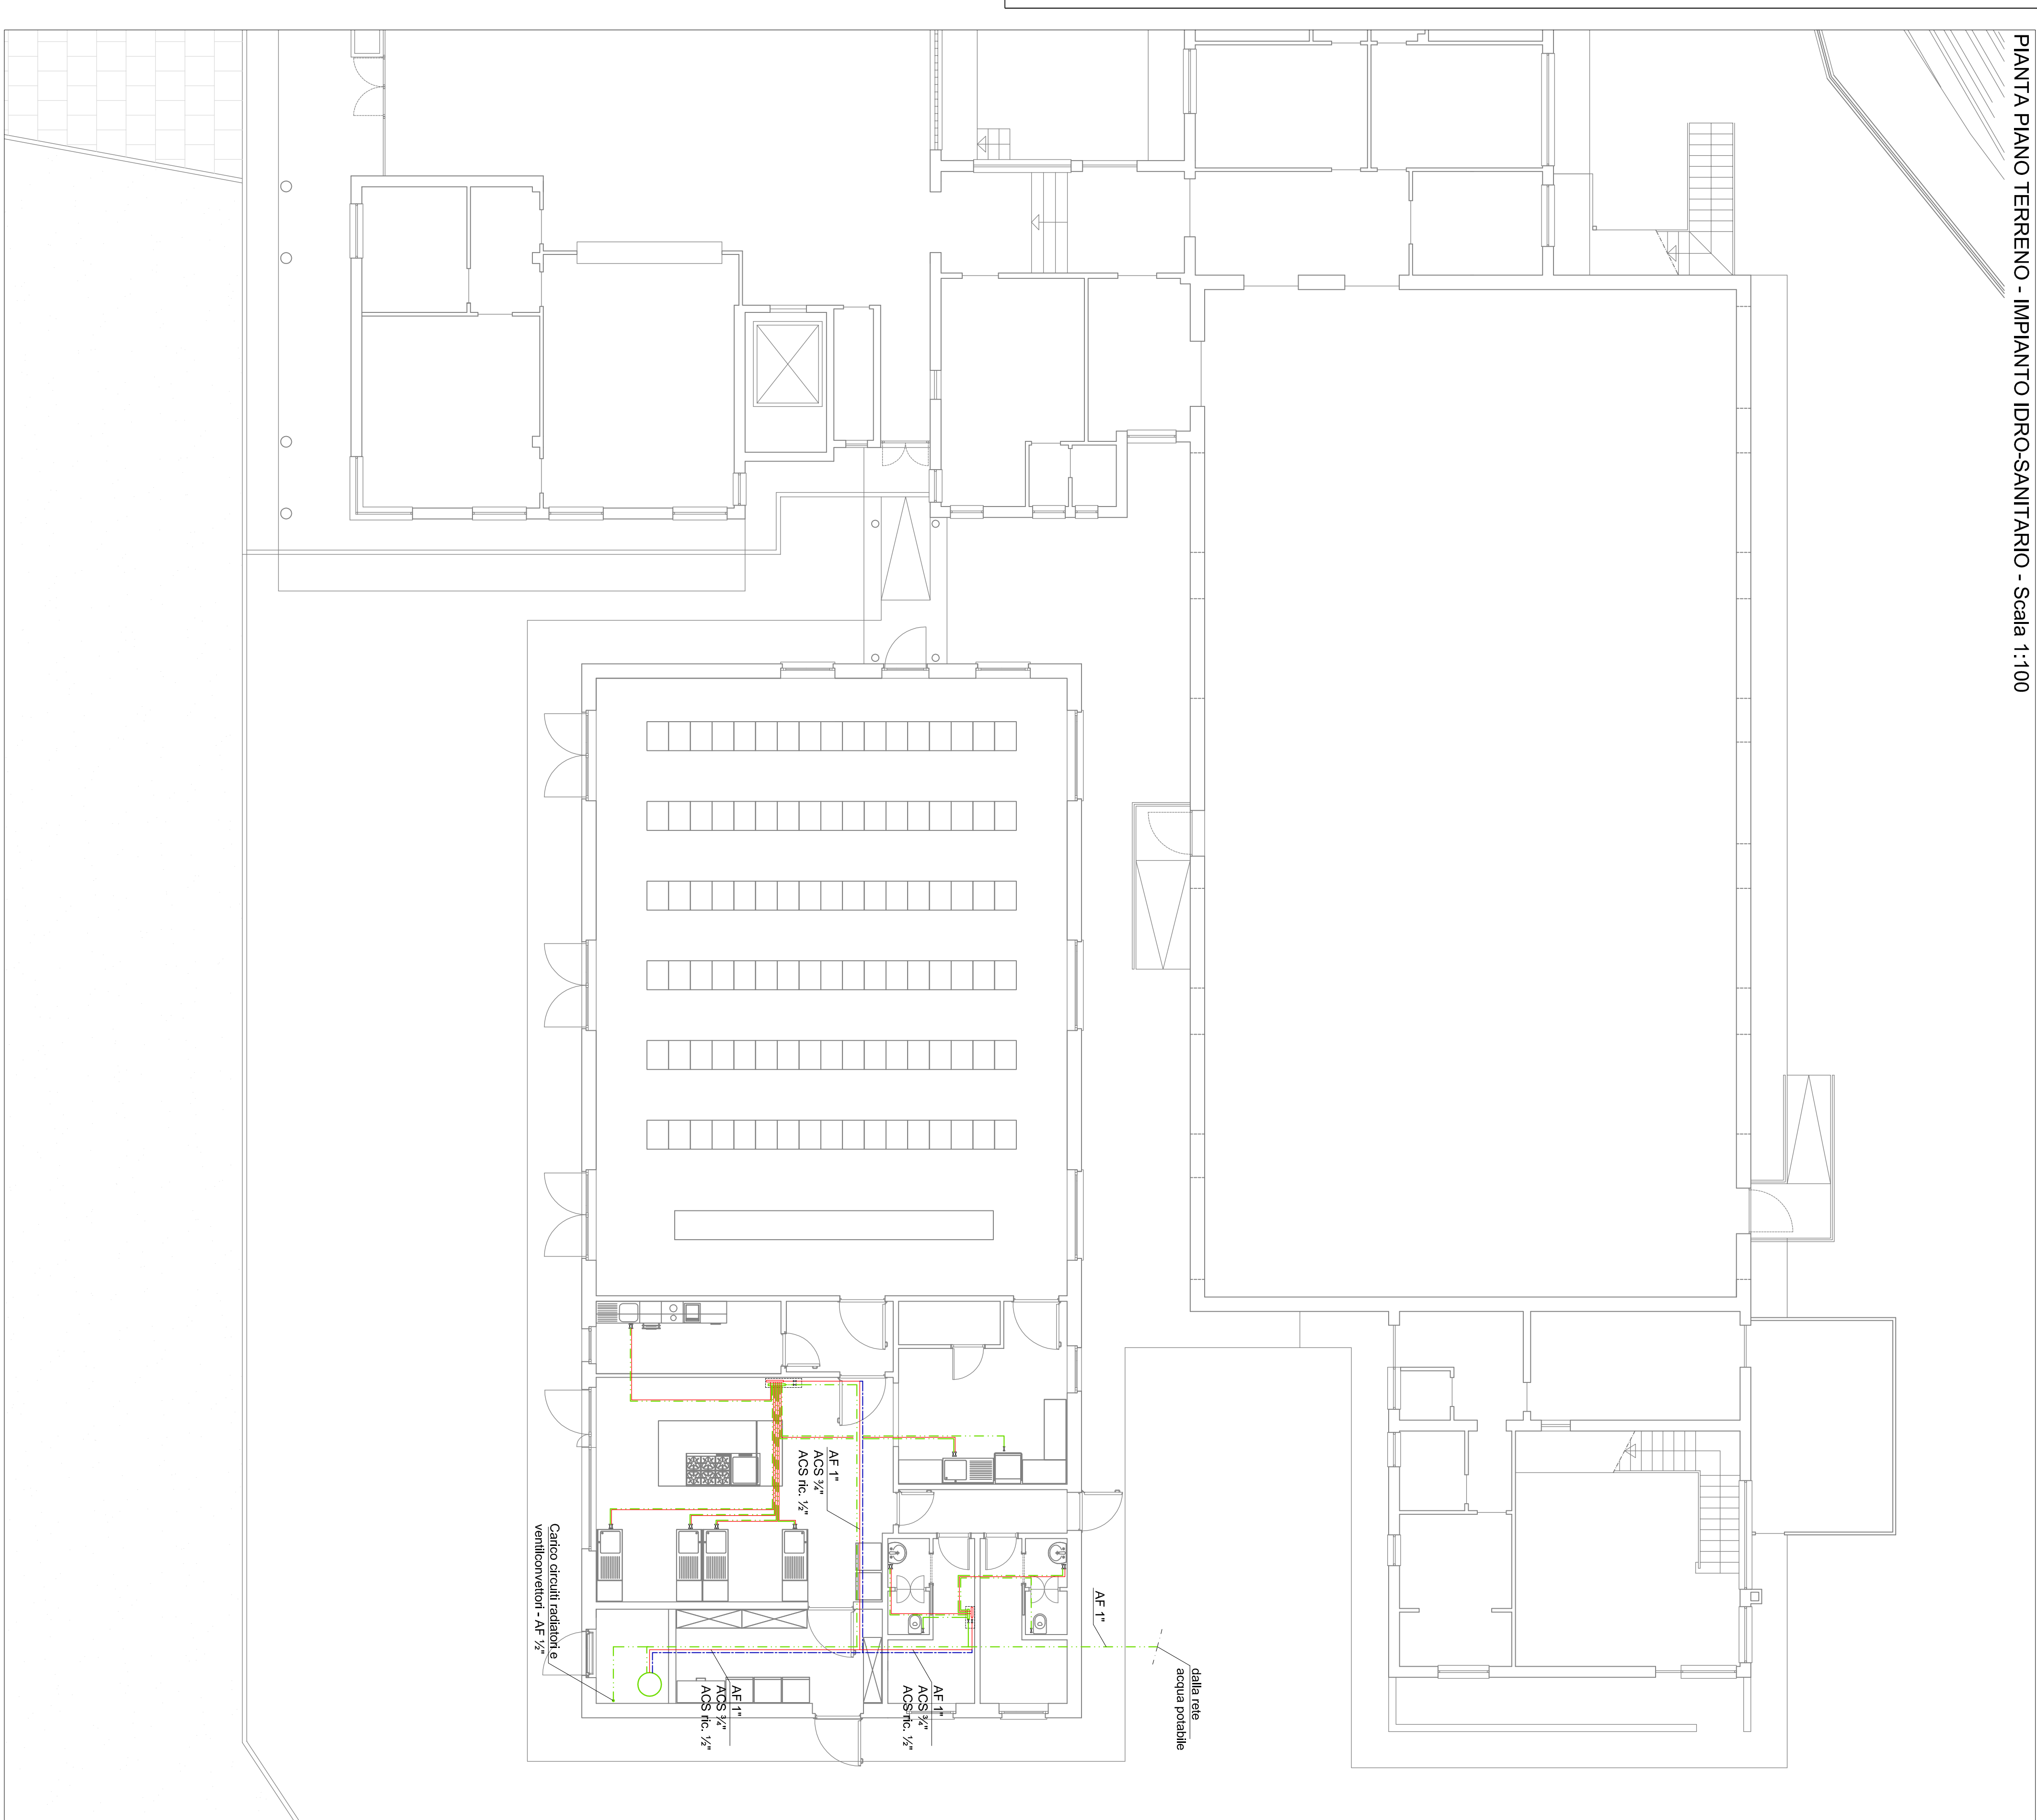

PIANTA PIANO TERRENO - IMPIANTO SCARICHI - Scala 1:100

